
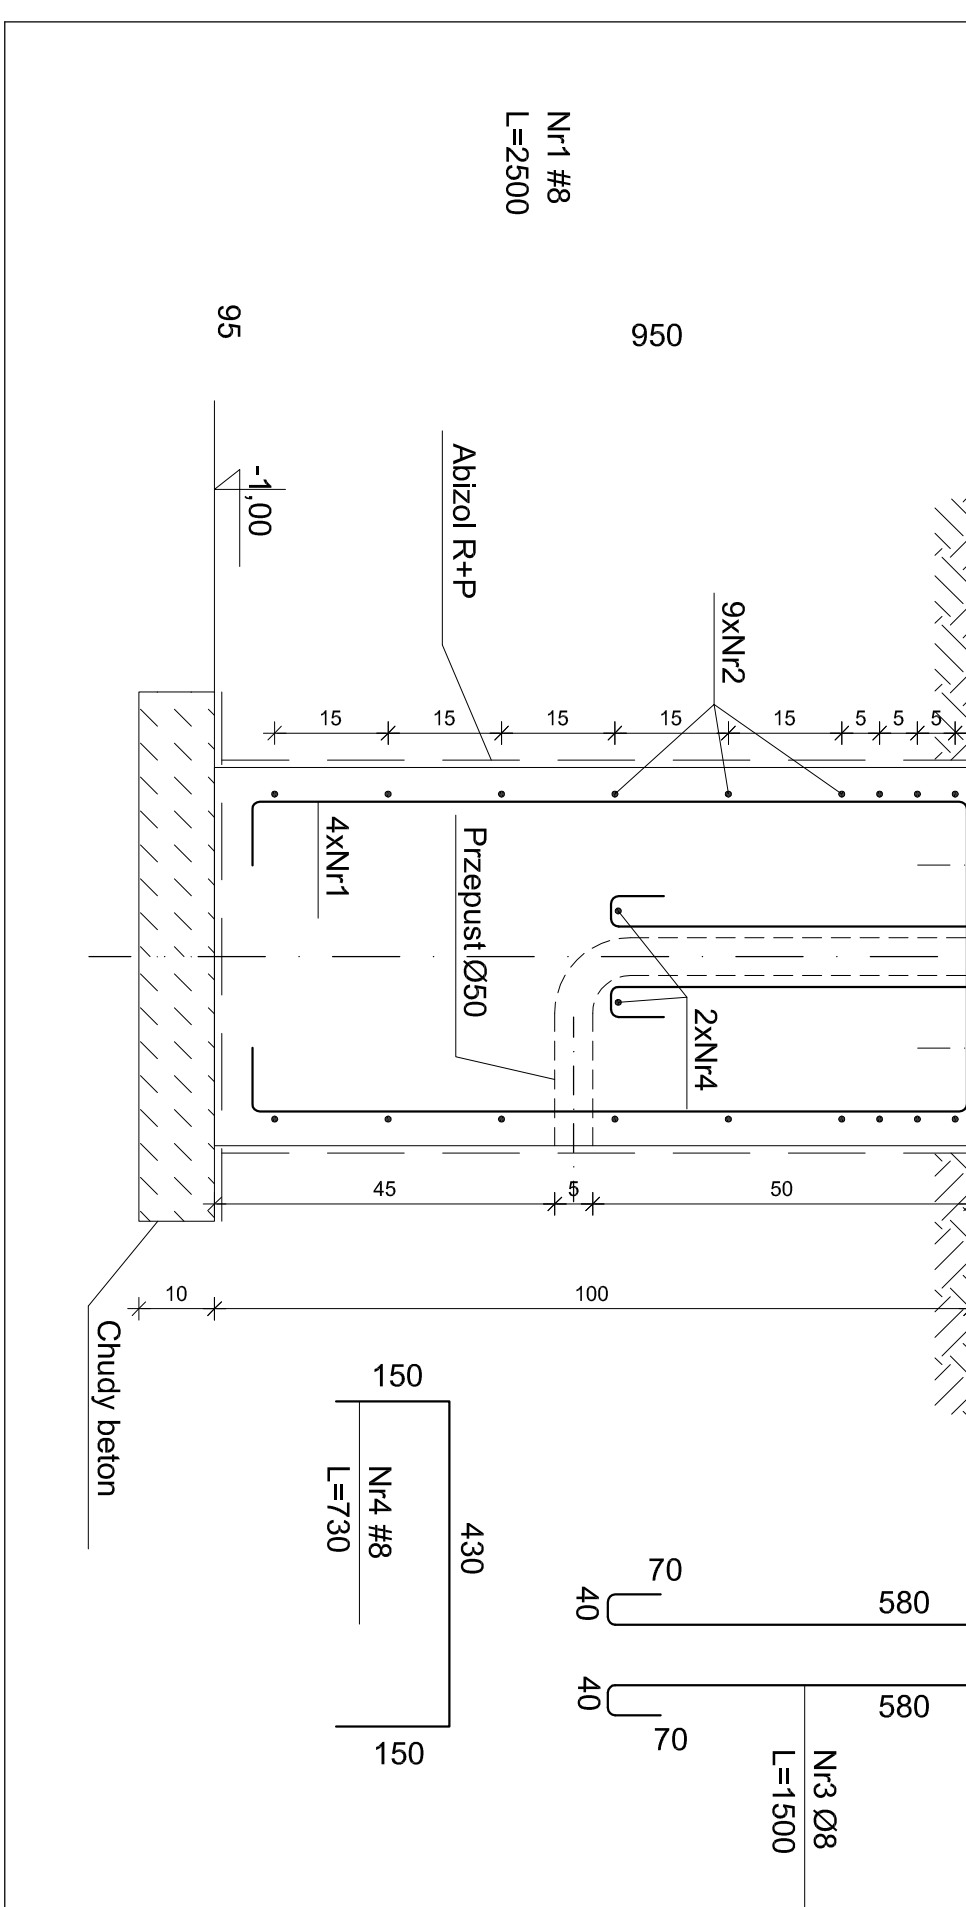
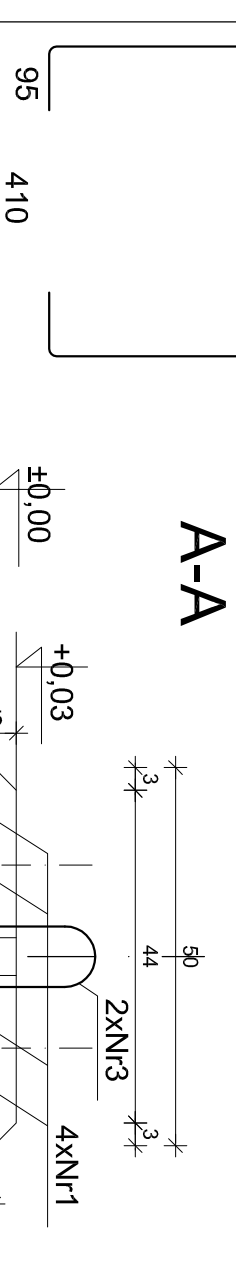


FUNDAMENT F1 (Lampa ML 124H

skala 1:20

Objętość - 0.26m³

Ciężar - 640kg

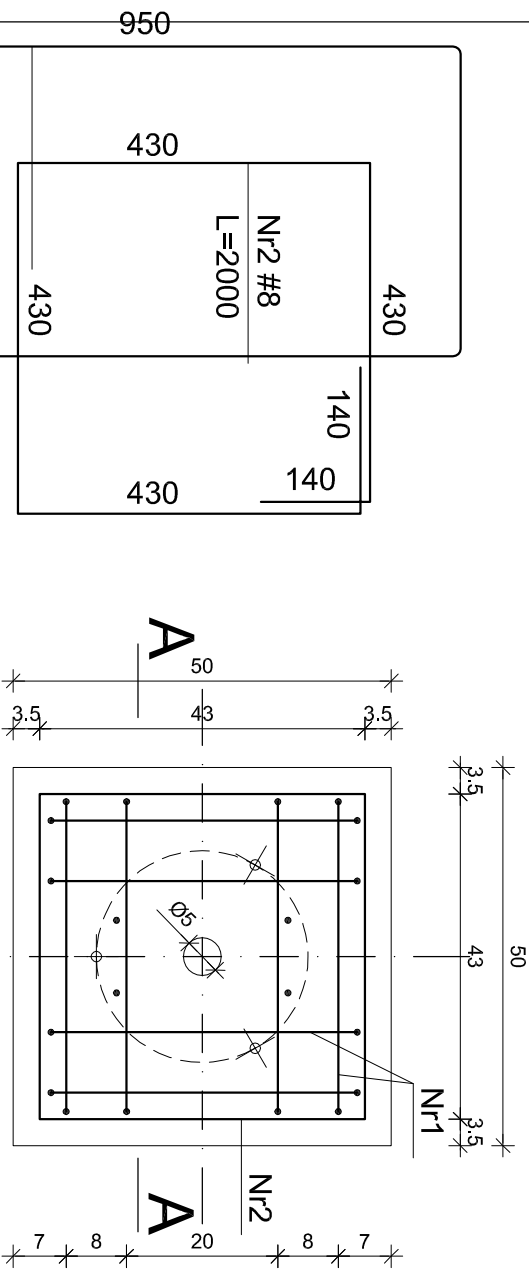


WYKAZ STALI ZBROJENIOWEJ - F1

| Nr | Średnica [mm] | Długość [cm] | Ilość [szt.] | Długość całkowita [m] | |
|-------------------------|---------------|--------------|--------------|-----------------------|--------|
| | | | | St3S | 34GS |
| Ø # | | | | Ø8 | #8 #12 |
| 1 | 8 | 250 | 8 | | 20.00 |
| 2 | 8 | 200 | 9 | | 18.00 |
| 3 | 8 | 150 | 2 | 3.00 | |
| 4 | 8 | 73 | 2 | | 1.43 |
| Długość ogółem [m] | | | 3.00 | 39.46 | |
| Masa jednostkowa [kg/m] | | | 0.395 | 0.395 | |
| Masa ogółem [kg] | | | 1.19 | 15.59 | |
| Masa razem [kg] | | | 1.19 | 15.59 | |

BETON B30

Stal zbrojeniowa AIII, AI

- Uwagi:
- Usytuowanie i rzędnę fundamentów wg rysunku zagospodarowania terenu
 - Wierzch fundamentu zatrzeć na gładko
 - Przed zasypaniem fundamenty wy poziomować
 - Ściany boczne fundamentu przed zasypaniem izolować emulsją ABIZOL P+R lub innym środkiem izolacyjnym odpowiednim do istniejących warunków
 - Lampy mocowane do fundamentów poprzez osadzone podczas betonowania śruby lub kotwami Hilti osadzonymi po ustawieniu fundamentów
 - Przed montażem lamp odciąć uchwyty montażowe
 - Otulina zbrojenia 30mm

| | | | |
|---|--|--|----------|
|  | | tel.: 71 355 73 66 • fax: 71 355 74 31 • e-mail: poczta@bsipsz.pl • web: www.bsipsz.pl e-mail: poczta@bsipsz.pl WEB: www.bsipsz | |
| jednostka | BIURO STUDIÓW I PROJEKTÓW SŁUŻBY ZDROWIA WE WROCŁAWIU Sp. z o.o | | |
| projektowa: | pl. Solidarności 11/3/5 ; 53-661 Wrocław | | |
| inwestor: | SAMODZIELNY PUBLICZNY ZAKŁAD OPIEKI ZDROWOTNEJ SZPITAL POWIATOWY | | |
| objekt: | im. E. BIERNACKIEGO W OPOCZNE ul. Partyzantów 30, 26-300 Opoczno | | |
| temat: | CAŁODOBOWE LĄDOWISKO DLA ŚMIGŁOWCÓW RATUNKOWYCH LOTNICZEGO POGOTOWIA RATUNKOWEGO WRAZ Z INFRASTRUKTURĄ DLA SP ZOZ SZPITALA POWIATOWEGO im. E. BIERNACKIEGO W OPOCZNE | | |
| ZESPÓŁ PROJEKTOWY: | | | |
| instalacje elektryczne: | | nr uprawnień: | podpisy: |
| projektant: | mgr inż. Zbigniew Wawrzyniak | UAN.VI.f / 3 / 38 / 88 | |
| sprawdzający: | mgr inż. Zbigniew Barszczyk | UAN.VI.f / 3 / 59 / 90 | |
| temat rysunku: | PROJEKT WYKONAWCZY | stadium: | |
| FUNDAMENTY F1 - POD OPRAWY OŚWIETLENIA LĄDOWISKA DLA ŚMIGŁOWCÓW | branża: ELEKTRYCZNA | data: | 01.2015 |
| | skala: | nr rysunku: | IE-12 |